

Legende

BESTAND


- Wasserversorgung in Betrieb
- Schieber
- Unterflurhydrant
- Überflurhydrant
- HA-Leitung Wasserversorgung
- Regenwasserkanal
- Schmutzwasserkanal
- Telekomleitung
- Rohrverbände
- Niederspannungsleitung
- Mittelspannungsleitung
- Freileitung
- Beleuchtungskabel
- Schutzrohr

PLANUNG

- Trasse Wasserversorgung
- Schieber
- Unterflurhydrant
- Be- und Entlüftungsventil
- Trasse Hausanschluss-Leitungen

Übernahme Planung Netze BW, Stand 17.01.2023

- Niederspannung (NAYY 4x150)
- Hausanschluss (NAYY 4x35)
- Mittelspannung
- Beleuchtungskabel (NYY 4x10)
- Leerrohre (PE-HD 4x20)
- MikroRohrV. (Breitband)
- Station
- Beleuchtung

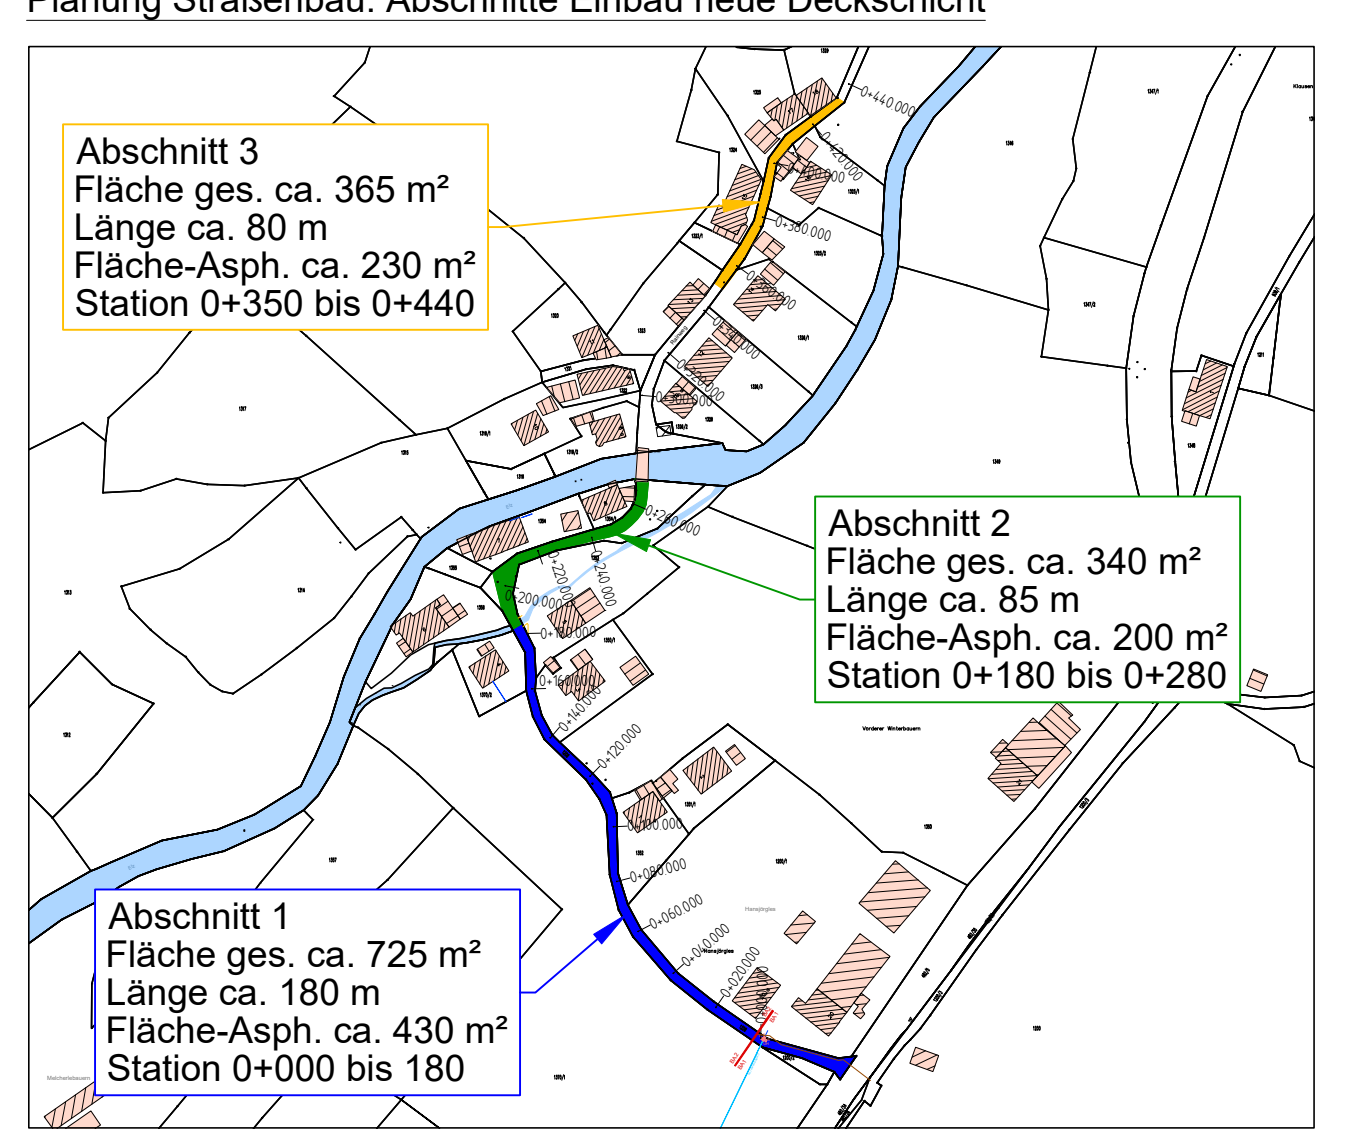

Plangrundlagen:

- Kataster: Stadt Elzach, Stand 12.11.2020
- Bestandskanal: Stadt Elzach, Stand 31.10.2018
- Stromleitung: Netze BW, Stand 05.10.2020
- Wasserleitung: Stadtwerke Elzach, Stand 01.12.2020
- Telekom: Downloadbereich, Stand 05.10.2020
- Vermessung: Moser Vermessung GmbH, Stand 22.12.2020; Moser Vermessung GmbH, Stand 19.11.2021; Moser Vermessung GmbH, Stand 03.05.2022
- Planung Strom: Netze BW, Stand 17.01.2023

Nur zur Ausschreibung

Stadtwerke Elzach
Wasser | Bäder | Tourismus

Auftraggeber

Anschluss Unterprechtal an die öffentl. WV - BA2
Neuerlegung WL bis zum Rainweg und Neubau Druckminderbauwerk Wasserversorgung Lageplan

PLANNHALT	DATUM	NAME
ENTWICKELT	07.06.2022	Heilbhe
BEARBEITET	18.09.2023	bheDe
GEPRÜFT	18.09.2023	Kir

MASSSTAB: 1:500
PLANNUNGSSTAND: Ausführung

PROJEKTNUMMER	LAGESTRECKE	HÖHNENSYSTEM	DHNN12/HST130
103.19.119	DHDN/Gauss Krüger Zone 3	DHNN12/HST130	

AUFTRAGNEHMER
WALD + CORBE Consulting GmbH
Hügelsheim | Stuttgart | Haslach | Schwetzingen
Am Heckelhamm 18
76549 Hügelsheim
Tel: 07229 / 1876-000
Fax: 07229 / 1876-777
www.wald-corbe.de

AUFTRAGNEHMER
UNTERSCHRIFT AUFTRAGNEHMER: P. Wiseman
Hügelsheim, den 18.09.2023

ANLAGE
2.3.1

WALD + CORBE Consulting GmbH CAD Format: 686 mm x 841 mm Fläche: 0,56 m²